

Vypracoval : Ing. Pavel DOLEŽIL Zodpovědný projektant : Ing. Pavel DOLEŽIL Hlavní inženýr projektu : Investor : Obec Zálby, Proběšná 11, 250 66 Zálby	PROJEKT ELEKTRO PROJEKČNÍ ČINNOST VE VÝSTAVĚ Ing. Pavel DOLEŽIL Autorský návrh Příloha č. 185, 250 66, Zálby	Datum : květen 2020 Měřítko : 1:500 Číslo zak. : Inzert : Kopie :	ČÍSLO VÝKRESU E 01
--	--	---	-------------------------------------

AKCE : VEŘEJNÉ OSVĚTLENÍ
ulice Sedlecká cesta

VÝKRES : SITUACE KABELOVÉ TRASY
ČÁST 2

STUPEŇ : DOKUMENTACE PRO STAVEBNÍ POVOLENÍ


LEGENDA :

- TRASA KABELU VE VOLNÉM TERÉNU, KABEL 1xCYKY 4x16 (PÍSKOVÉ LOŽE + SOUVISLE ZACHLOUVÁNÍ) + ZEMLINÍ PÁSEK PŘZM 304 - SPOLEČNÉ UZEMNĚNÍ S KABELY NN
- HLAVNÍ TRASA NOVÉHO KABELU V CELE DELECE V SOUBĚHU S NOVÝMI KABELY NN - ČEZ distribuce
- stávající kabel / vedení VO
- NOVÝ STOŽÁR VO veřím LED, ležlá bílá 1x40W, 230V, 50Hz
- Provedení stožárů: korový pozinkovaný, bez výžlabku, bezpatkový, s vnější izolací
- NOVÉ SVÍTIDLO veřím LED, ležlá bílá 1x40W, 230V, 50Hz
- STOŽÁR ČEZ
- stávající (demontované) svítidlo na stožáru ČEZ distribuce

OCHRANA OSVĚTL. STOŽÁRU PŘED LÚČNÍKY BLESKU :
 DRÁK VŠECH OSV. STOŽÁRŮ MUSÍ BYT TRVALE SPOJEN S OCHRANNÝM VODIČEM - SPOJ DRÁTEM Cu 6mm, PŘECHODOVÝ ODPOR 0,10 MAX.
 ROZLOŽENÍ SOUSTAVY : 3-PEN 50Hz, 400V/3N-C
 ROZLOŽENÍ PRO OSVĚTLOVACÍ STOŽÁRY : 1-PEN 50Hz, 230V/1N-C
 OCHRANA PŘED NEBEZPEČNÝMI DOTYKYEM :
 AUTOMATICKÝM ODPOJENÍM OD ZDROJE ČSN 33 2000-4-41

POZNÁMKA :
 PŘED ZAČLENÍM VÝKOPOVÝCH PRACÍ JE TŘEBA PŘESNĚ SITUACI A HLUBKOBĚ VYTÝČIT VŠECHNY STÁVAJÍCÍ NOVĚ ULOŽENÉ PODZEMNÍ ROZVODY. DODAVATEL JE POVINEN PŘEDAT INVESTOŘI ZAMĚŘENÍ SKUTEČNÉHO PROVEDENÍ STAVBY V SOUBĚHU S KABELY NN A VÝKRES VÝKRESU. U PODZEMNÍCH STÁVEB A INŽENÝRSKÝCH SÍTÍ JE NUTNĚ PROVĚST ZAMĚŘENÍ PŘED ZAKRYTÍM. V SOUBĚHU S MAVRŽENOU VÝKOPOVOU TRASOU SE NACHÁZEJÍ STÁVAJÍCÍ INŽENÝRSKÉ SÍTĚ. !!! NUTNO POUŽÍT RUČNÍ VÝKOP !!!

VZOROVÝ ŘEZ VÝKOPOVOU TRASOU

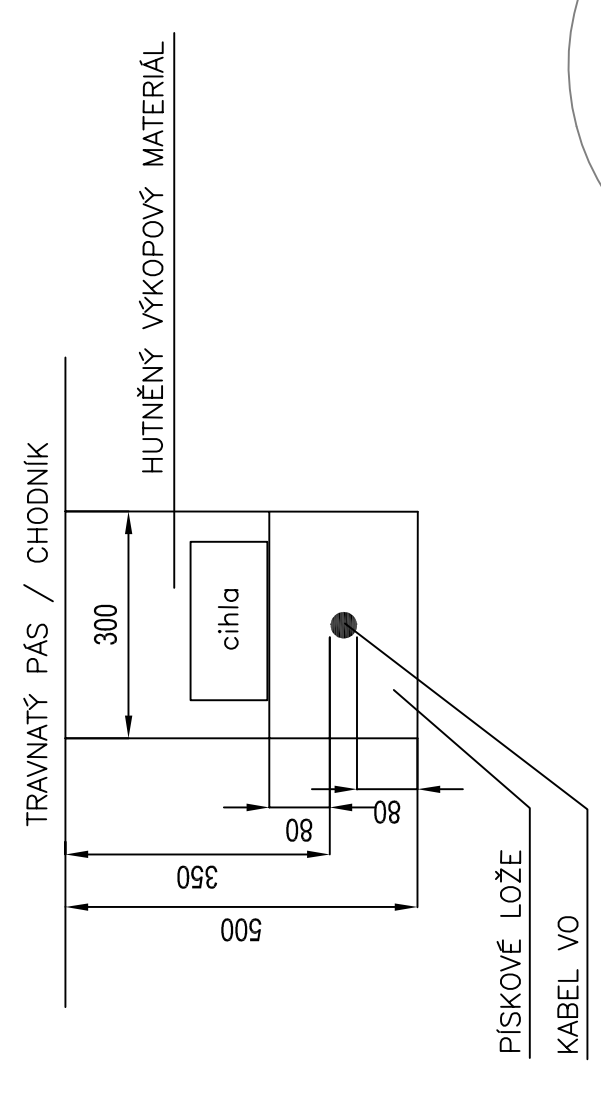

stávající kabel v zemi
nutno zachovávat napájení

STÁVAJÍCÍ KABEL ODKOPAT, ZKRÁTIT A
ZAPOJIT DO SVORKOVNICE NOVÉHO STOŽÁRU